
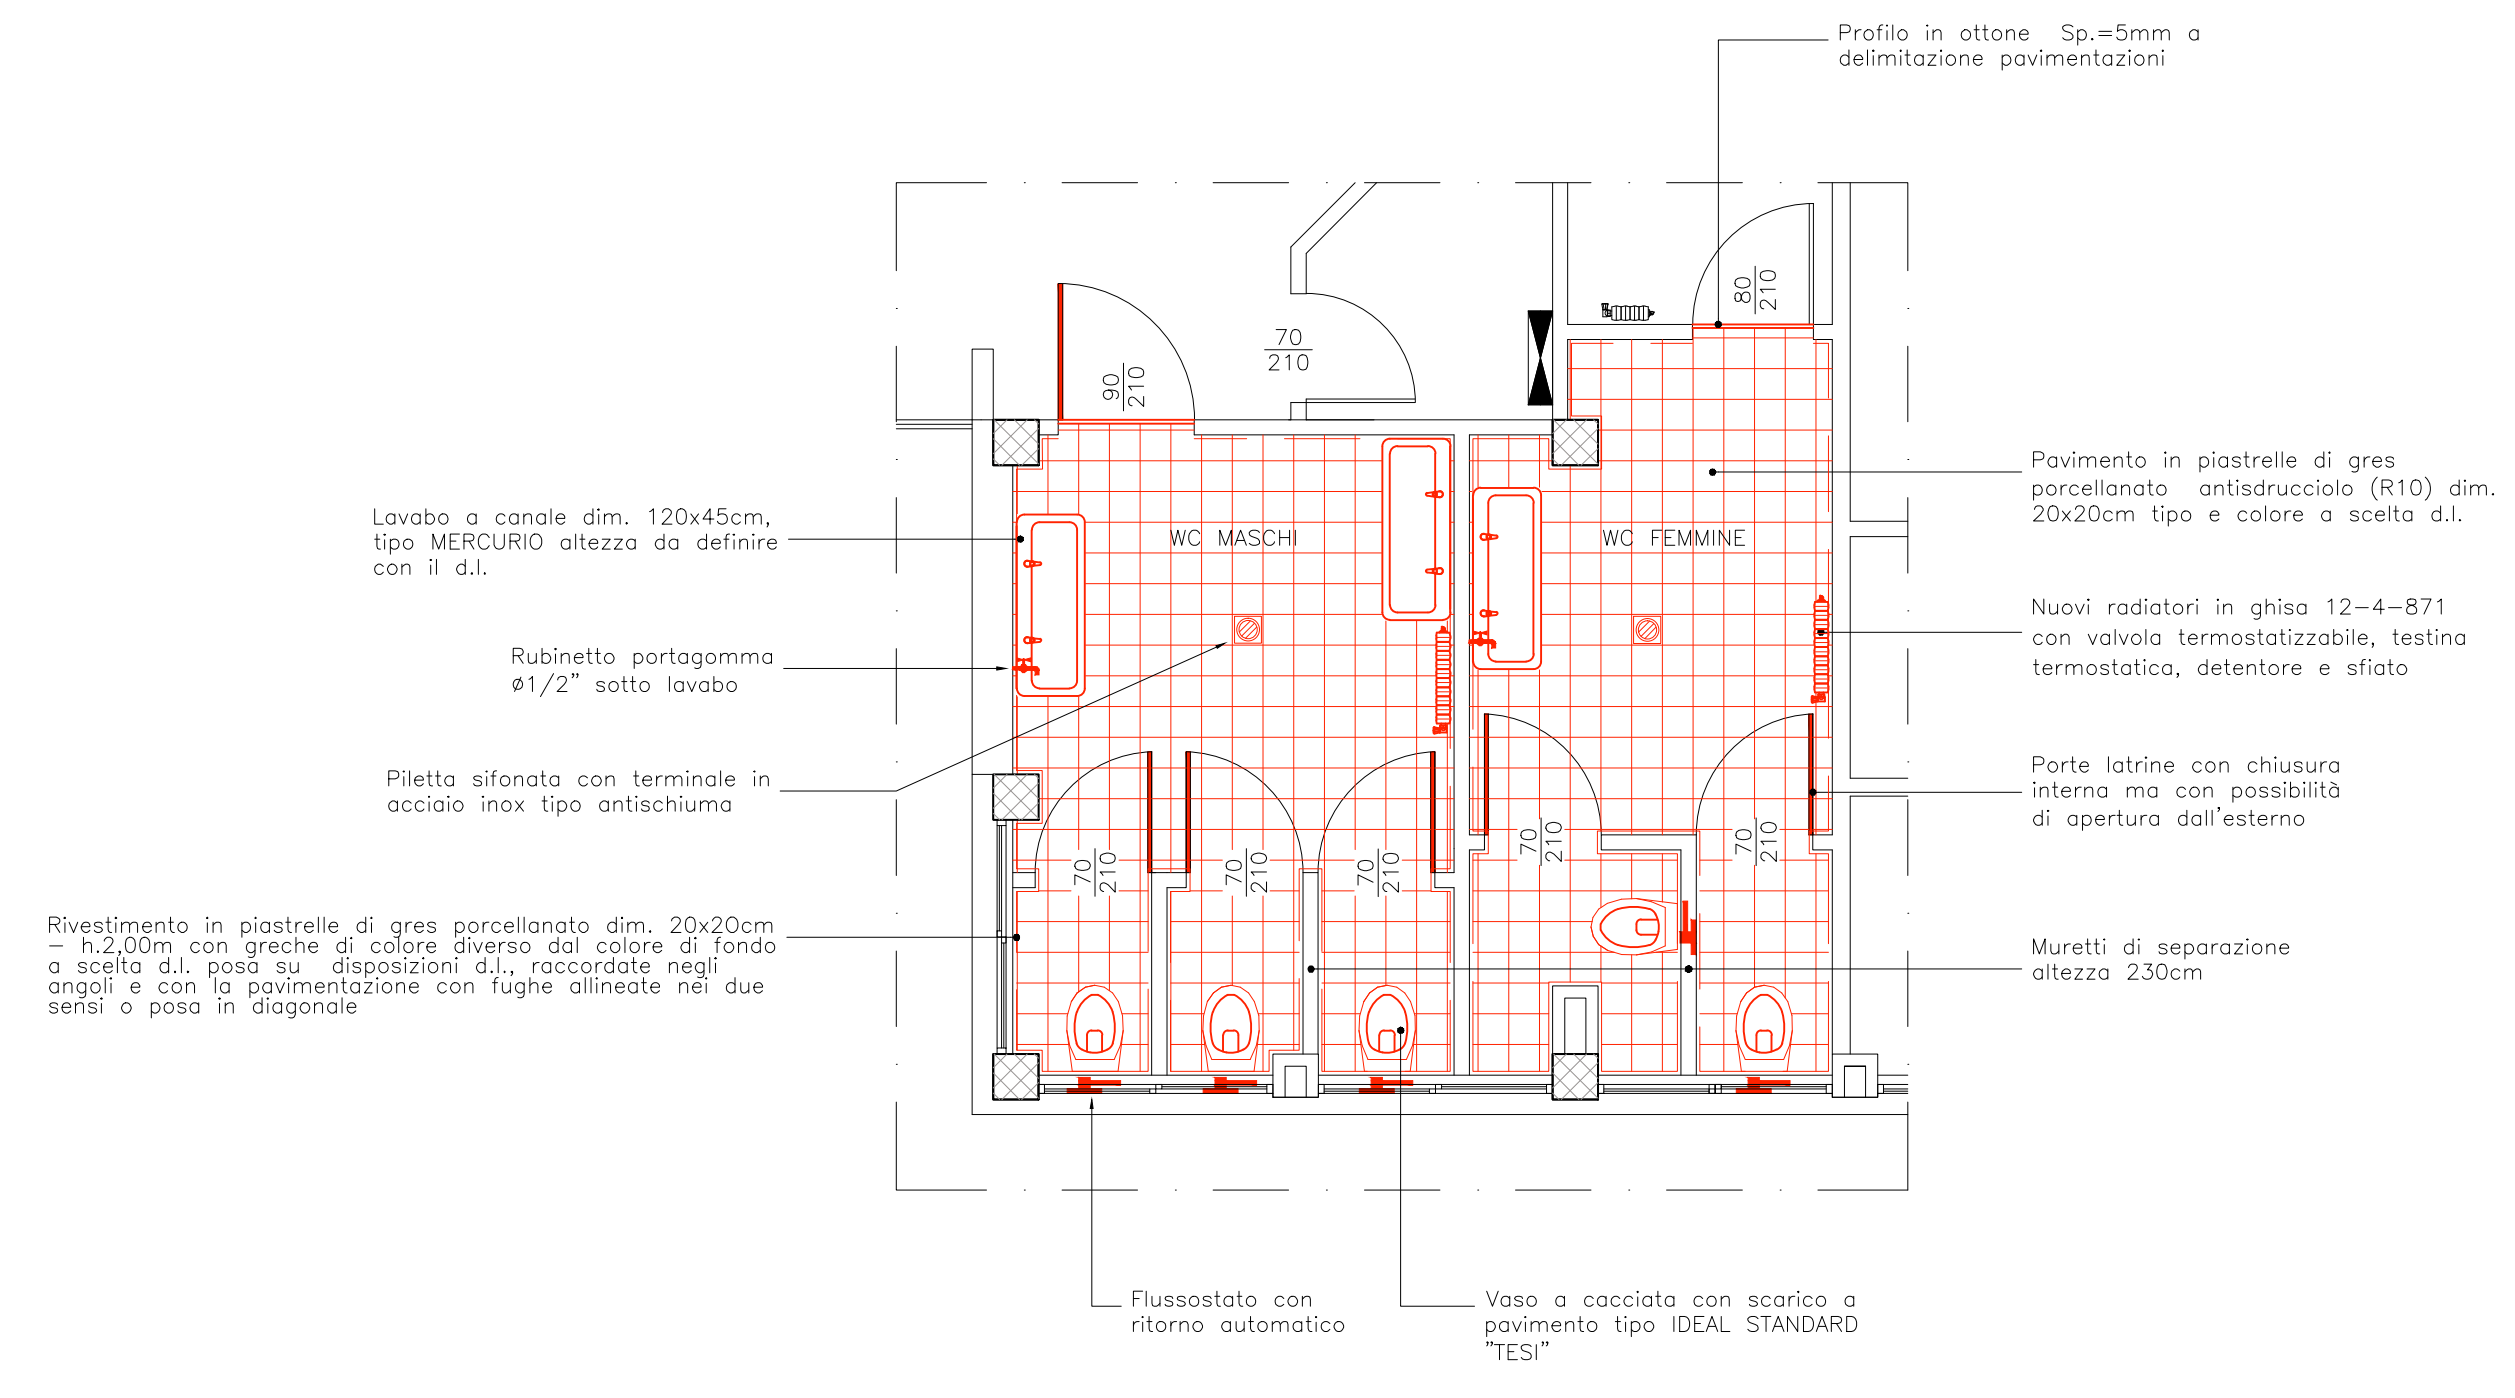



LEGENDA			
☐	Cassetta antincendio UNI 45 con tubazione flessibile da 20m, valvola, lancia e sportello safe crash	☐	Corpo illuminante fluorescente lineare 4x18W ad incasso nel controsoffitto
☐	Attacco motopompa UNI 70 su basamento in cls	☐	Collettore impianto di riscaldamento
☐	Interruttore unipolare	☐	Cassetto elettrico
☐	Presse di corrente 2P+N+T in 10A con alevoli protetti	☐	Bolter elettrica
☐	Presse interbloccate tipo CEE-17 3P+N+T 16A	☐	Radiatore in ghisa
☐	Presse segnale TV	☐	Contatore gas
☐	Comando ventilatore	☐	Unità interna impianto di condizionamento (split)
☐	Ventilatore	☐	Unità esterna impianto di condizionamento
☐	Estrattore d'aria	☐	Complesso autonomo di illuminazione di sicurezza
☐	Pulsante a tirante	☐	Termostato ambiente
☐	Pannello allarme acustico luminoso	☐	Punto luce su palo h=300cm
☐	Pulsante di azzeramento chiamato	☐	Quadro elettrico
☐	Suoneria	☐	Quadro elettrico centrale termica
☐	Cassetta pronto soccorso	☐	Quadro elettrico telecontrollo
☐	Asciugamani elettrica	☐	Contentore modem

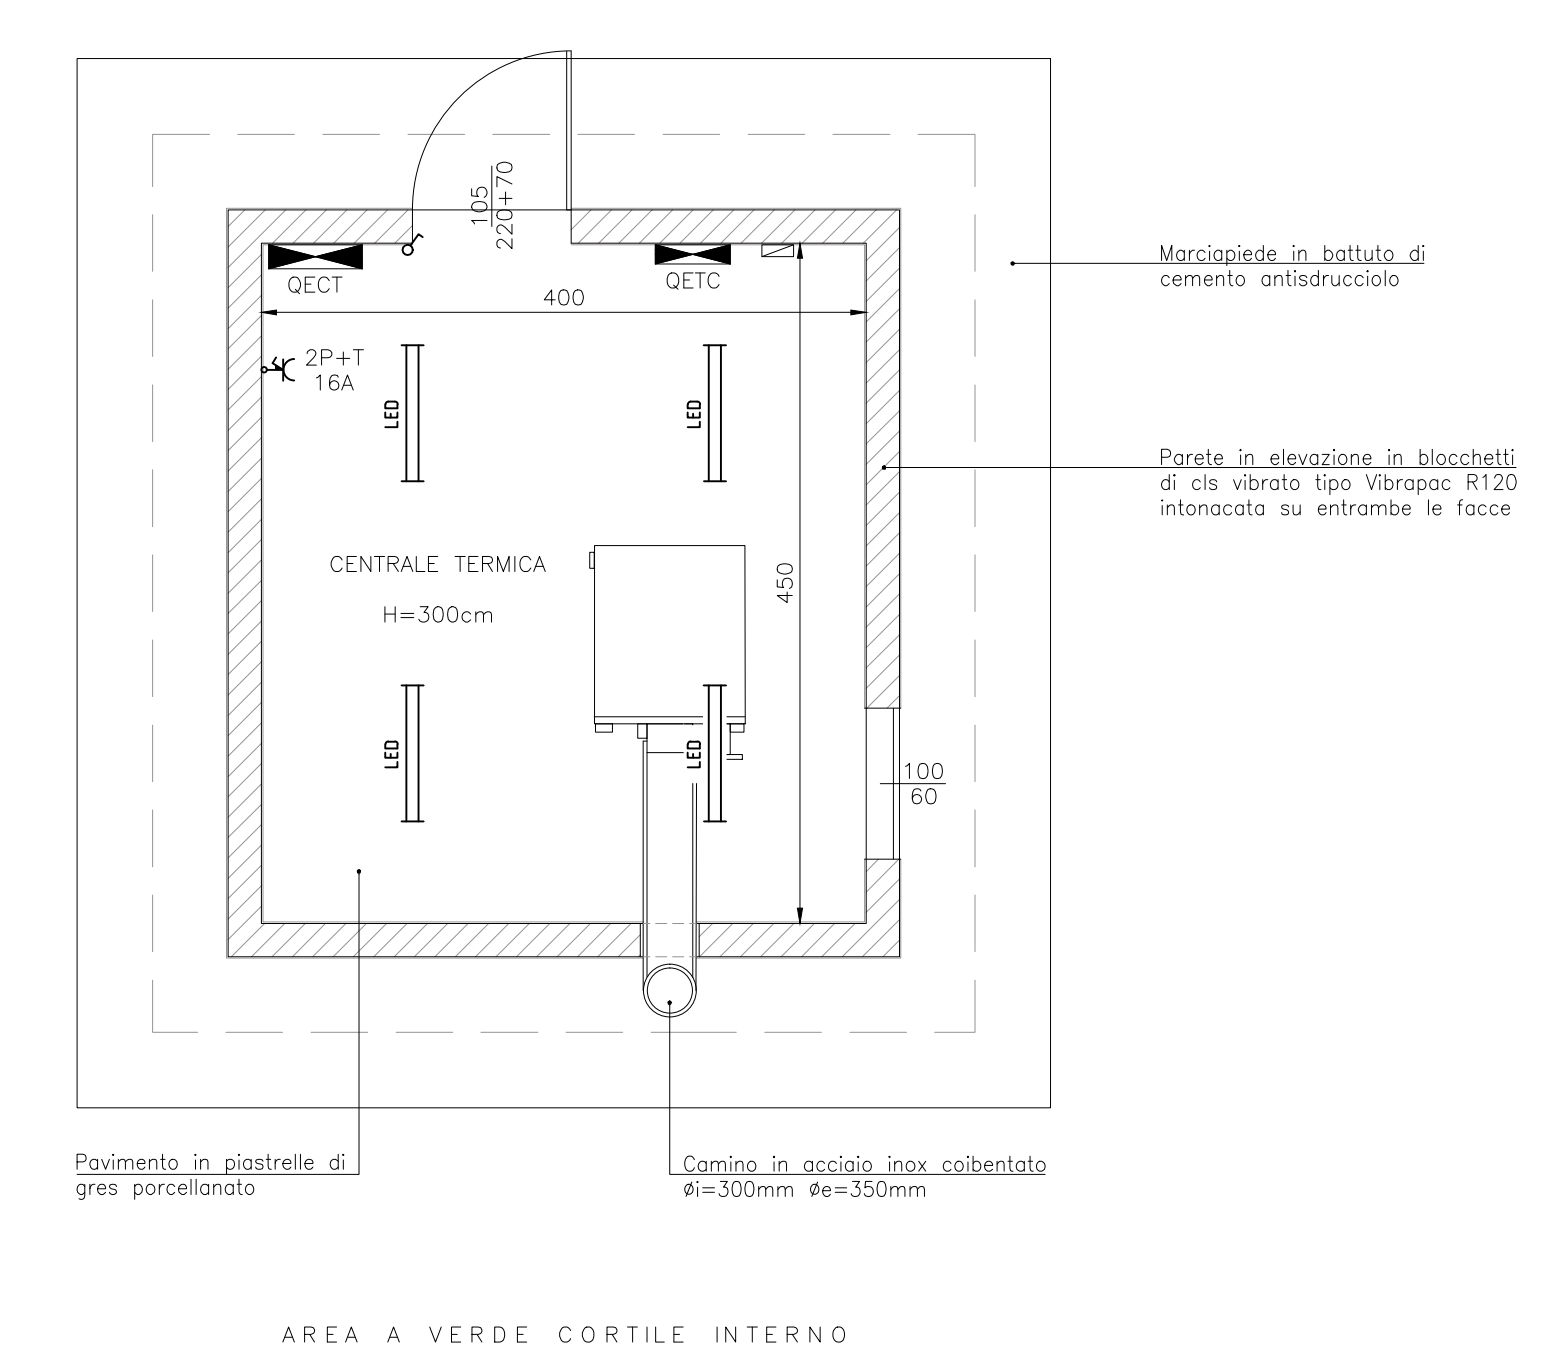


COMUNE DI CINISELLO BALSAMO
 (Provincia di Milano)


GOVERNO DEL TERRITORIO E INFRASTRUTTURA
 IL DIRIGENTE DEL SETTORE E R.U.P.: Arch. Fregoni Luigi
 COORDINATRICE UNICA DEL PROGETTO: Arch. Magliarini Elisa

PROGETTO DEFINITIVO
 (Art. 24 del DPR 307/01)

LAVORI DI MANUTENZIONE STRAORDINARIA PER LA REALIZZAZIONE DI AULE ALL'INTERNO DELL'EDIFICIO SCOLASTICO BAUER E NUOVO LOCALE C.T. ESTERNO "WELFARE METROPOLITANO E RIGENERAZIONE URBANA"

SCUOLA PRIMARIA "BAUER"
 VIA PARTIGIANI, 174 - CINISELLO BALSAMO (MI)

PIANO TERRA DISTRIBUZIONE NUOVE AULE E SERVIZI IGIENICI

PROGETTAZIONE:  ING. DI PAOLO L. - VARANO G. VIA DON G. FUMAGALLI, 1 - SENAGO (MI) TEL./FAX 02/9054084 - 9051972 E-MAIL:deal@dealstudio.it	FILE: (1)-2117P-2-IMP. BINA. PROZETTO CONTROLLATO: BIL DPL B.L. SCALA: 1 : 50 DATA: LUGLIO 2017	FILE FIRMATO DIGITALMENTE EL-BA P-2
---	--	---